


图框代号: TKA2

100

0

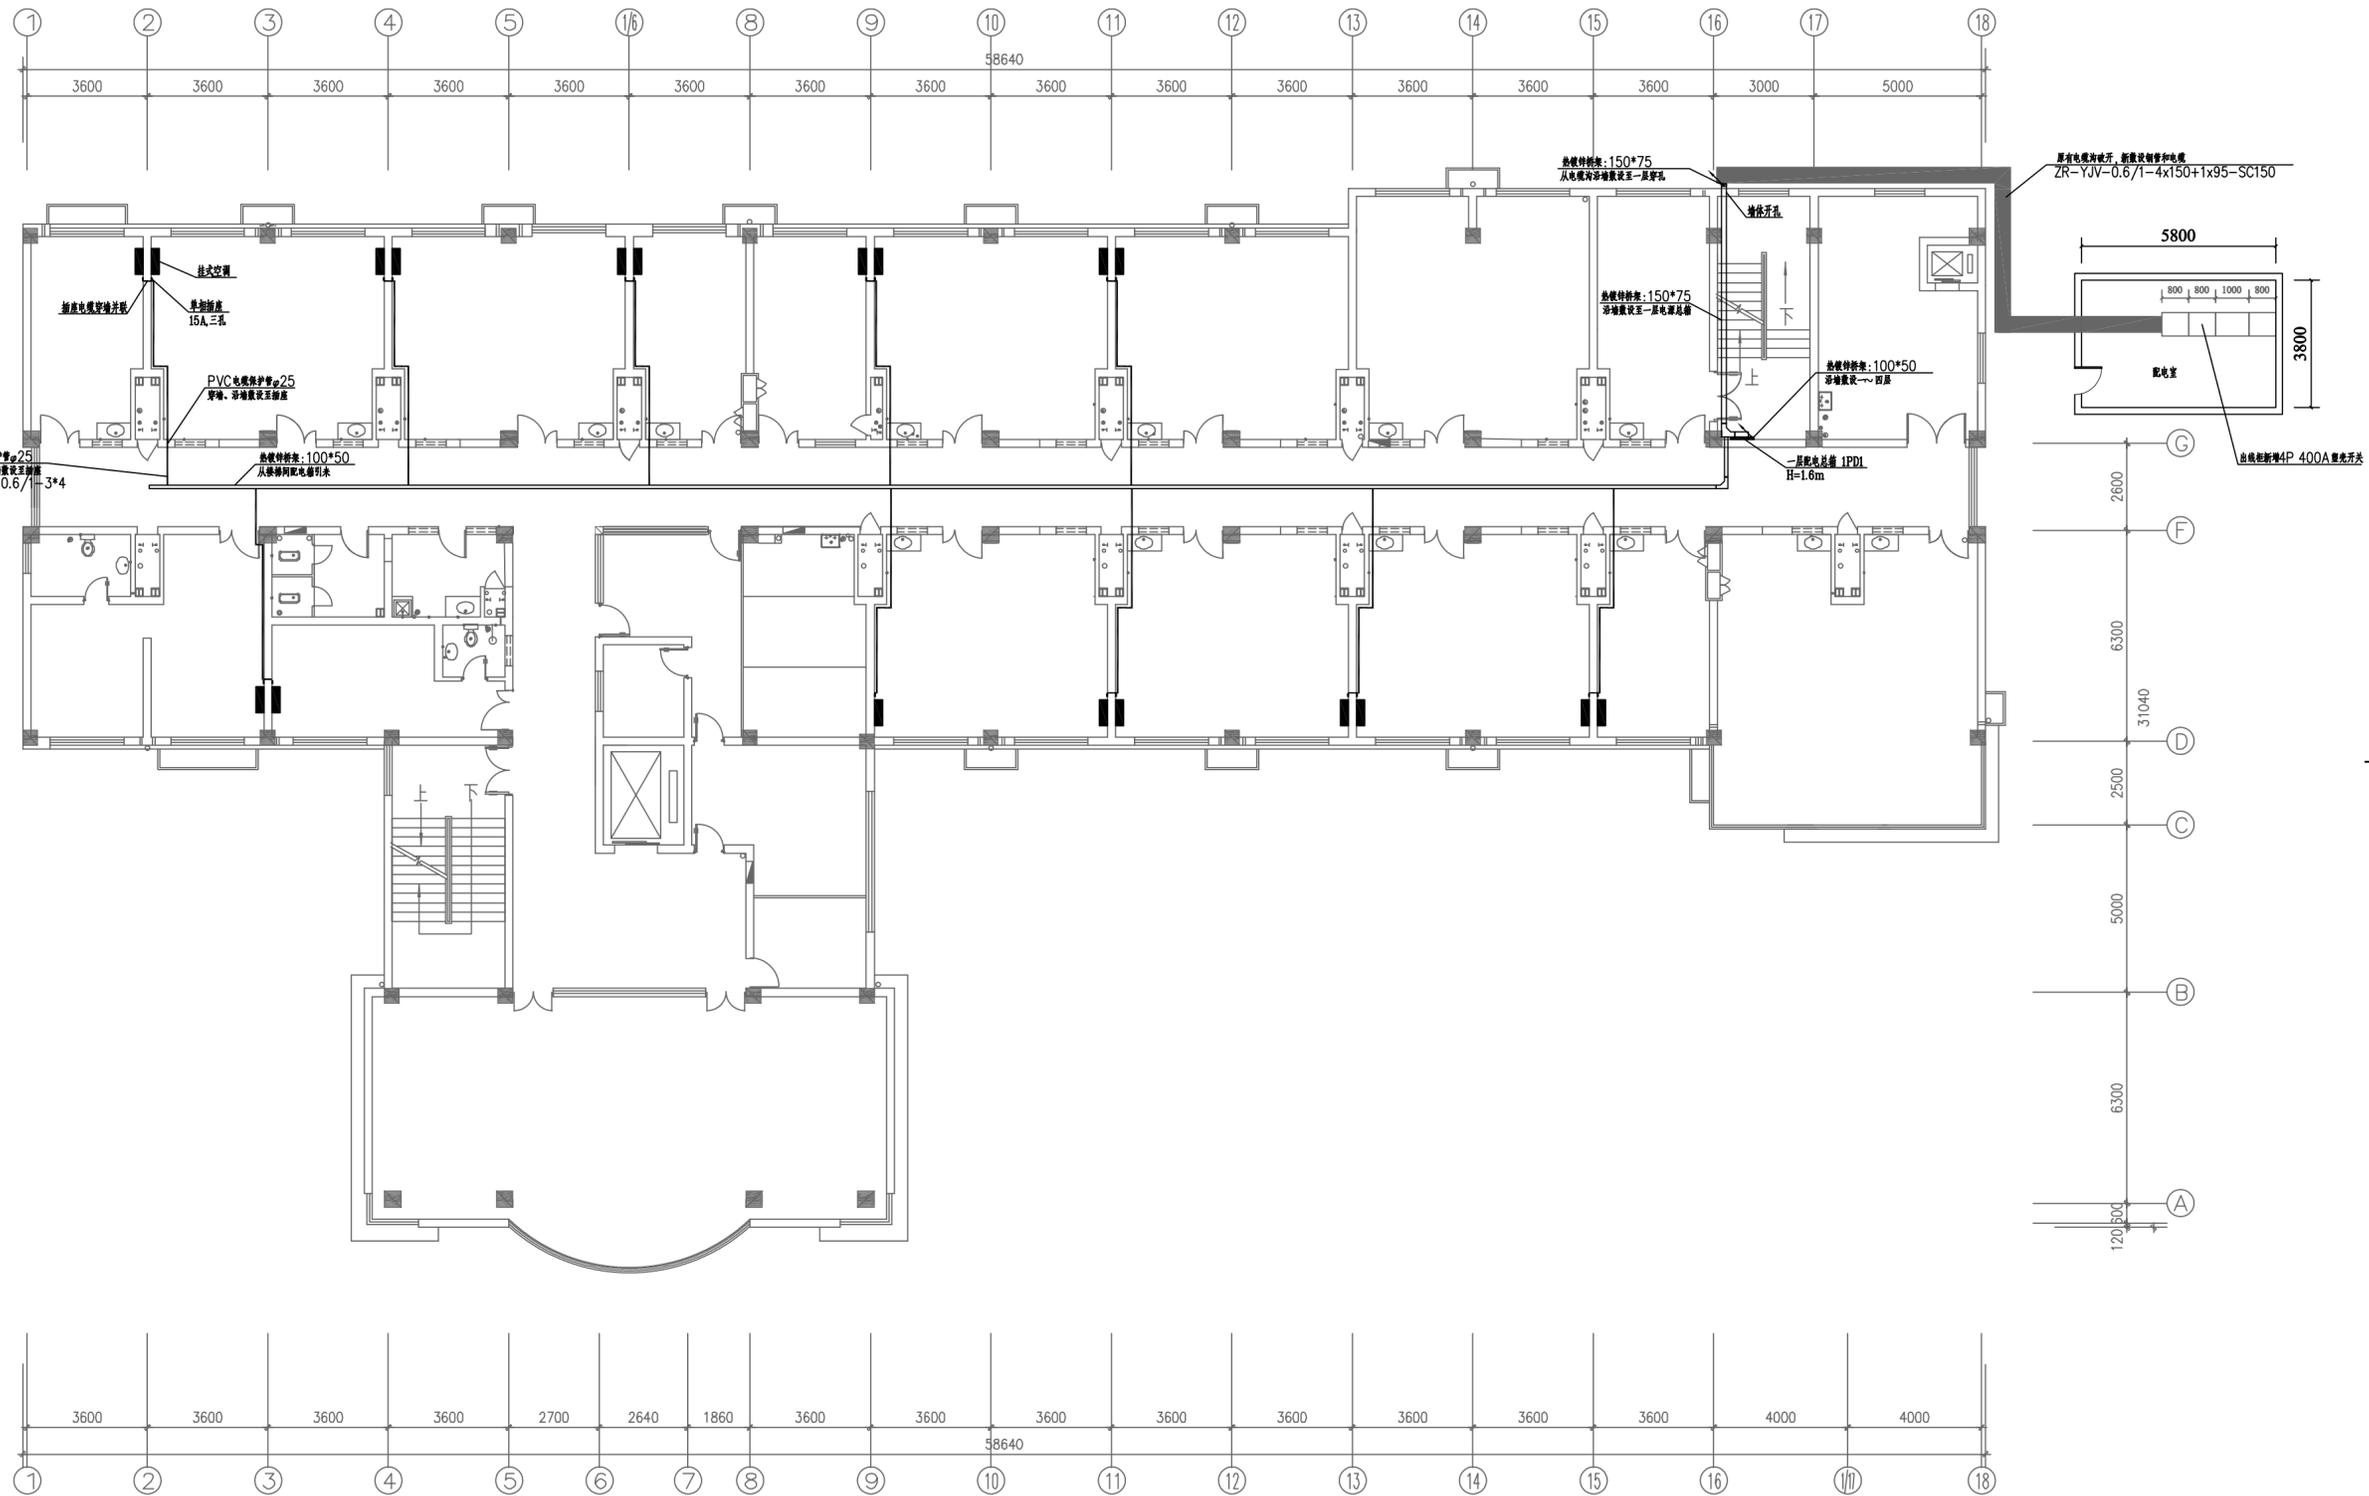

2#楼一层平面布置图

上海电气(江苏)综合能源服务有限公司 Shanghai Electric(Jiangsu) Integrated Energy Service Co.,Ltd.			南通紫琅医院0.4kV配电升级改造 工程 施工图		设计 阶段
批准		设计	2#楼一层平面布置图		
审核		CAD制图			
校核		比例	图号	330-P235-D01-03	
		日期	2023年 月		

1

2

3

4

5

6

7

8

9

10

H

图框代号: TKA2

100

0

2#楼二~四层平面布置图

 上海电气(江苏)综合能源服务有限公司 Shanghai Electric(Jiangsu) Integrated Energy Service Co., Ltd.			南通紫琅医院0.4kV配电升级改造 工程 施工图		设计 阶段
批准		设计	2#楼二~四层平面布置图		
审核		CAD制图			
校核		日期	2023年 月	图号	330-P235-D01-04

